
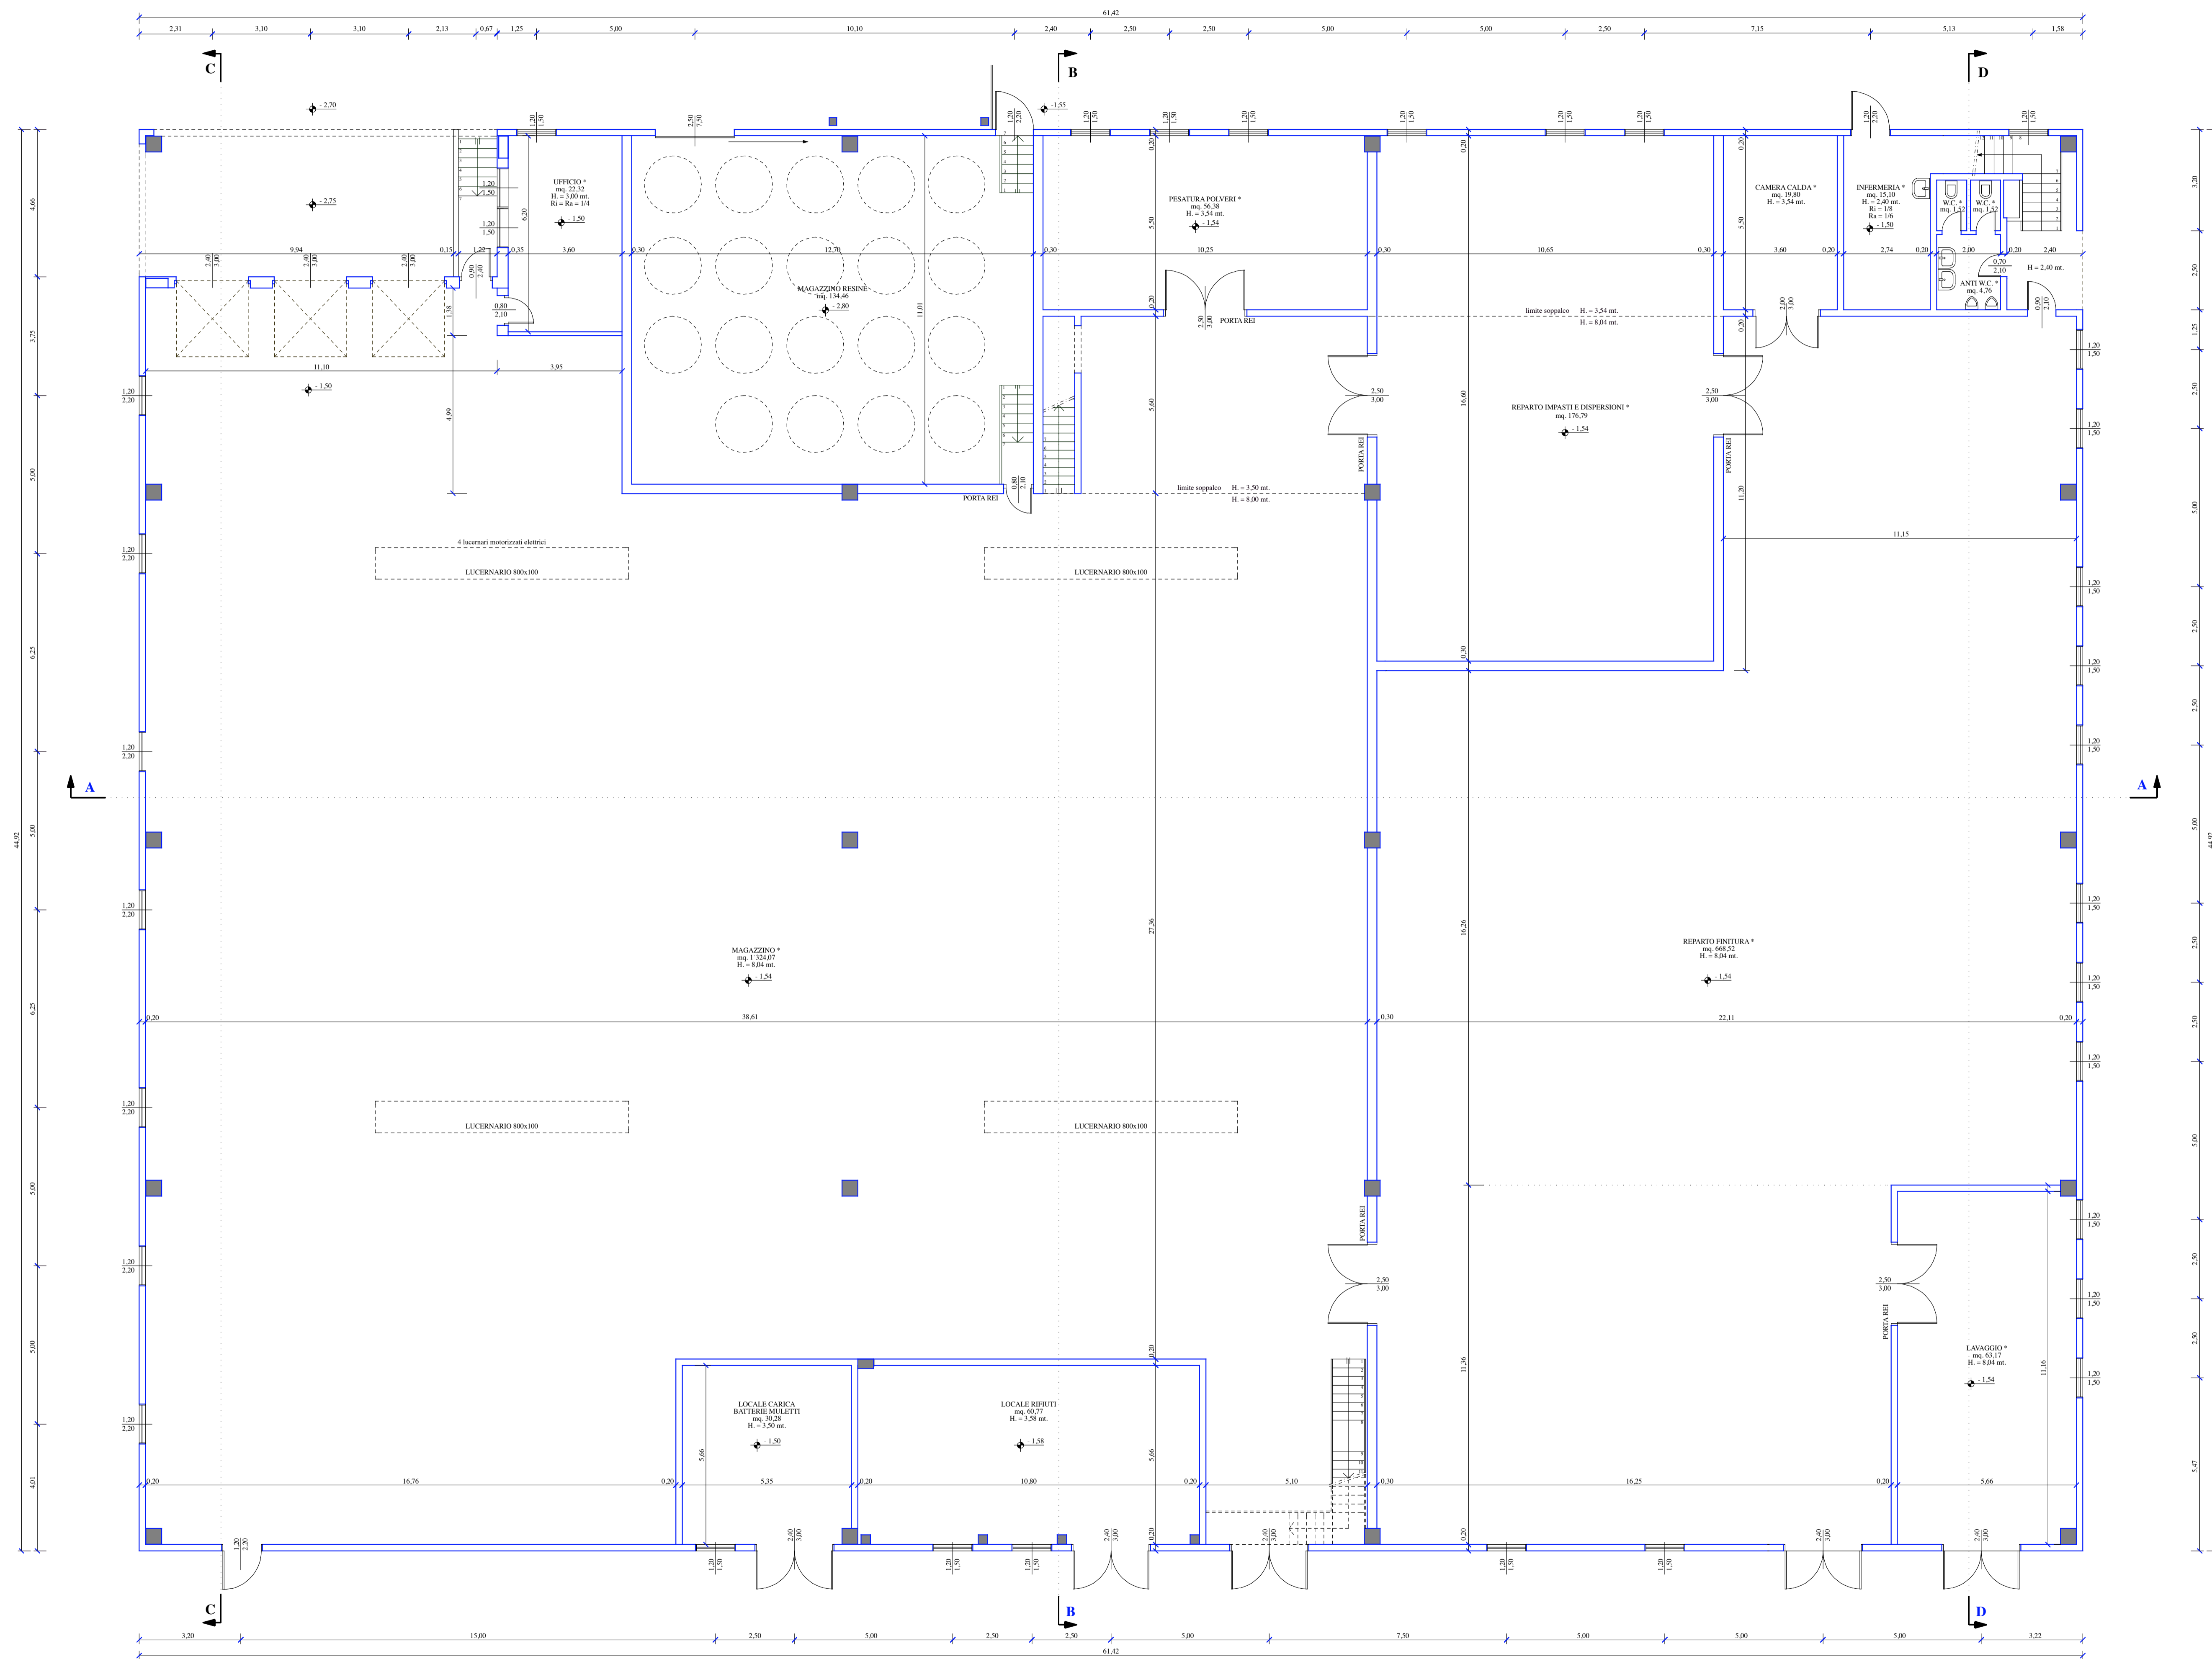


LEGENDA

* impianto trattamento aria come da relazione allegata

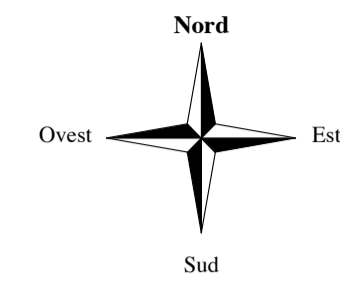

GREBE ITALIA S.r.l.

VIA A. VISCONTI N° 56 - 23900 LECCO
Tel. +39 0341 256212
Partita IVA: 02419460130

STABILIMENTO DI SOTTO IL MONTE GIOVANNI XXIII (BG)
Località Bedesco

Oggetto: **Variante alla C.E. n. 21 del 07/07/2000**

CAPANNONE
Progetto:
pianta piano terra

Disegno N° **6** Scale: 1:100
Data: Febbraio 2001

STUDIO DI INGEGNERIA CALVI

VIA BESONDA INFERIORE N° 3 - 23900 LECCO
Tel. +39 0341 307162 Fax +39 0341 307162 e-mail: studio.calvi@proton.it
Cod. Fisc./Partita IVA: 02104960130